


СОГЛАСОВАНО	Чижик	СС
СОГЛАСОВАНО	Чирков	СВ
	Гущин	БК
	Курякова	
Инв.№ подл.	Взв. инв.№	Погр. и дата

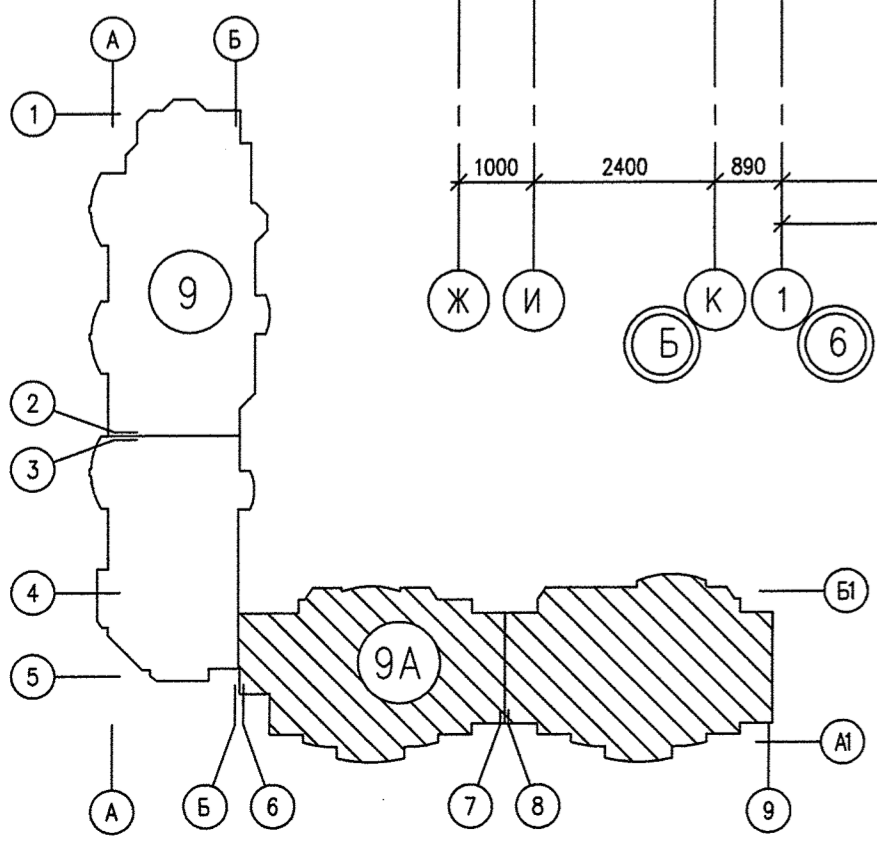

АКБ.114-09А-ЭЛ			
Жилой комплекс с встроенно-пристроенными объектами общественного назначения и подземной абстостяжной в квартале улиц Победы-Бакинских комиссаров-Уральских рабочих-пер.Сосновый в Орджоникидзевском районе г.Екатеринбурга			
ИЗМ.	КОЛУЧ	ЛИСТ	НОДК ПОДПИСЬ ДАТА
		III очередь строительства.	СТАДИЯ ЛИСТ ЛИСТОВ
		17-20-этажная блок-секция	Р 24
Гл. спец	Смирнова	05.12	План 19 этажа Расположение сетей электрооборудования.
Проверил	Багина	05.12	
Разработал	Бунтури	05.12	
ЗАО КОРПОРАЦИЯ АТОМСТРОЙКОМПЛЕКС			
КОПИРОВАЛ			