



Экспликация помещений  
(на 1 этаж)

Номер помещения	Наименование	Площадь, м <sup>2</sup>	Кат. помещения
Помещения квартир			
1	Гостиная	66,53	
2	Спальная	58,76	
3	Кухня	59,80	
4	Прихожая	35,14	
5	Ванная	16,64	
6	Санузел	9,00	
7	Балкон	9,62	
ИТОГО (жилая часть):		255,49	
Общедомовые помещения			
9	Лифтовой холл	14,27	
10	Межквартирный коридор	16,05	
11	Лестничная клетка	12,48	
ИТОГО площадь общедомовых помещений:		42,80	

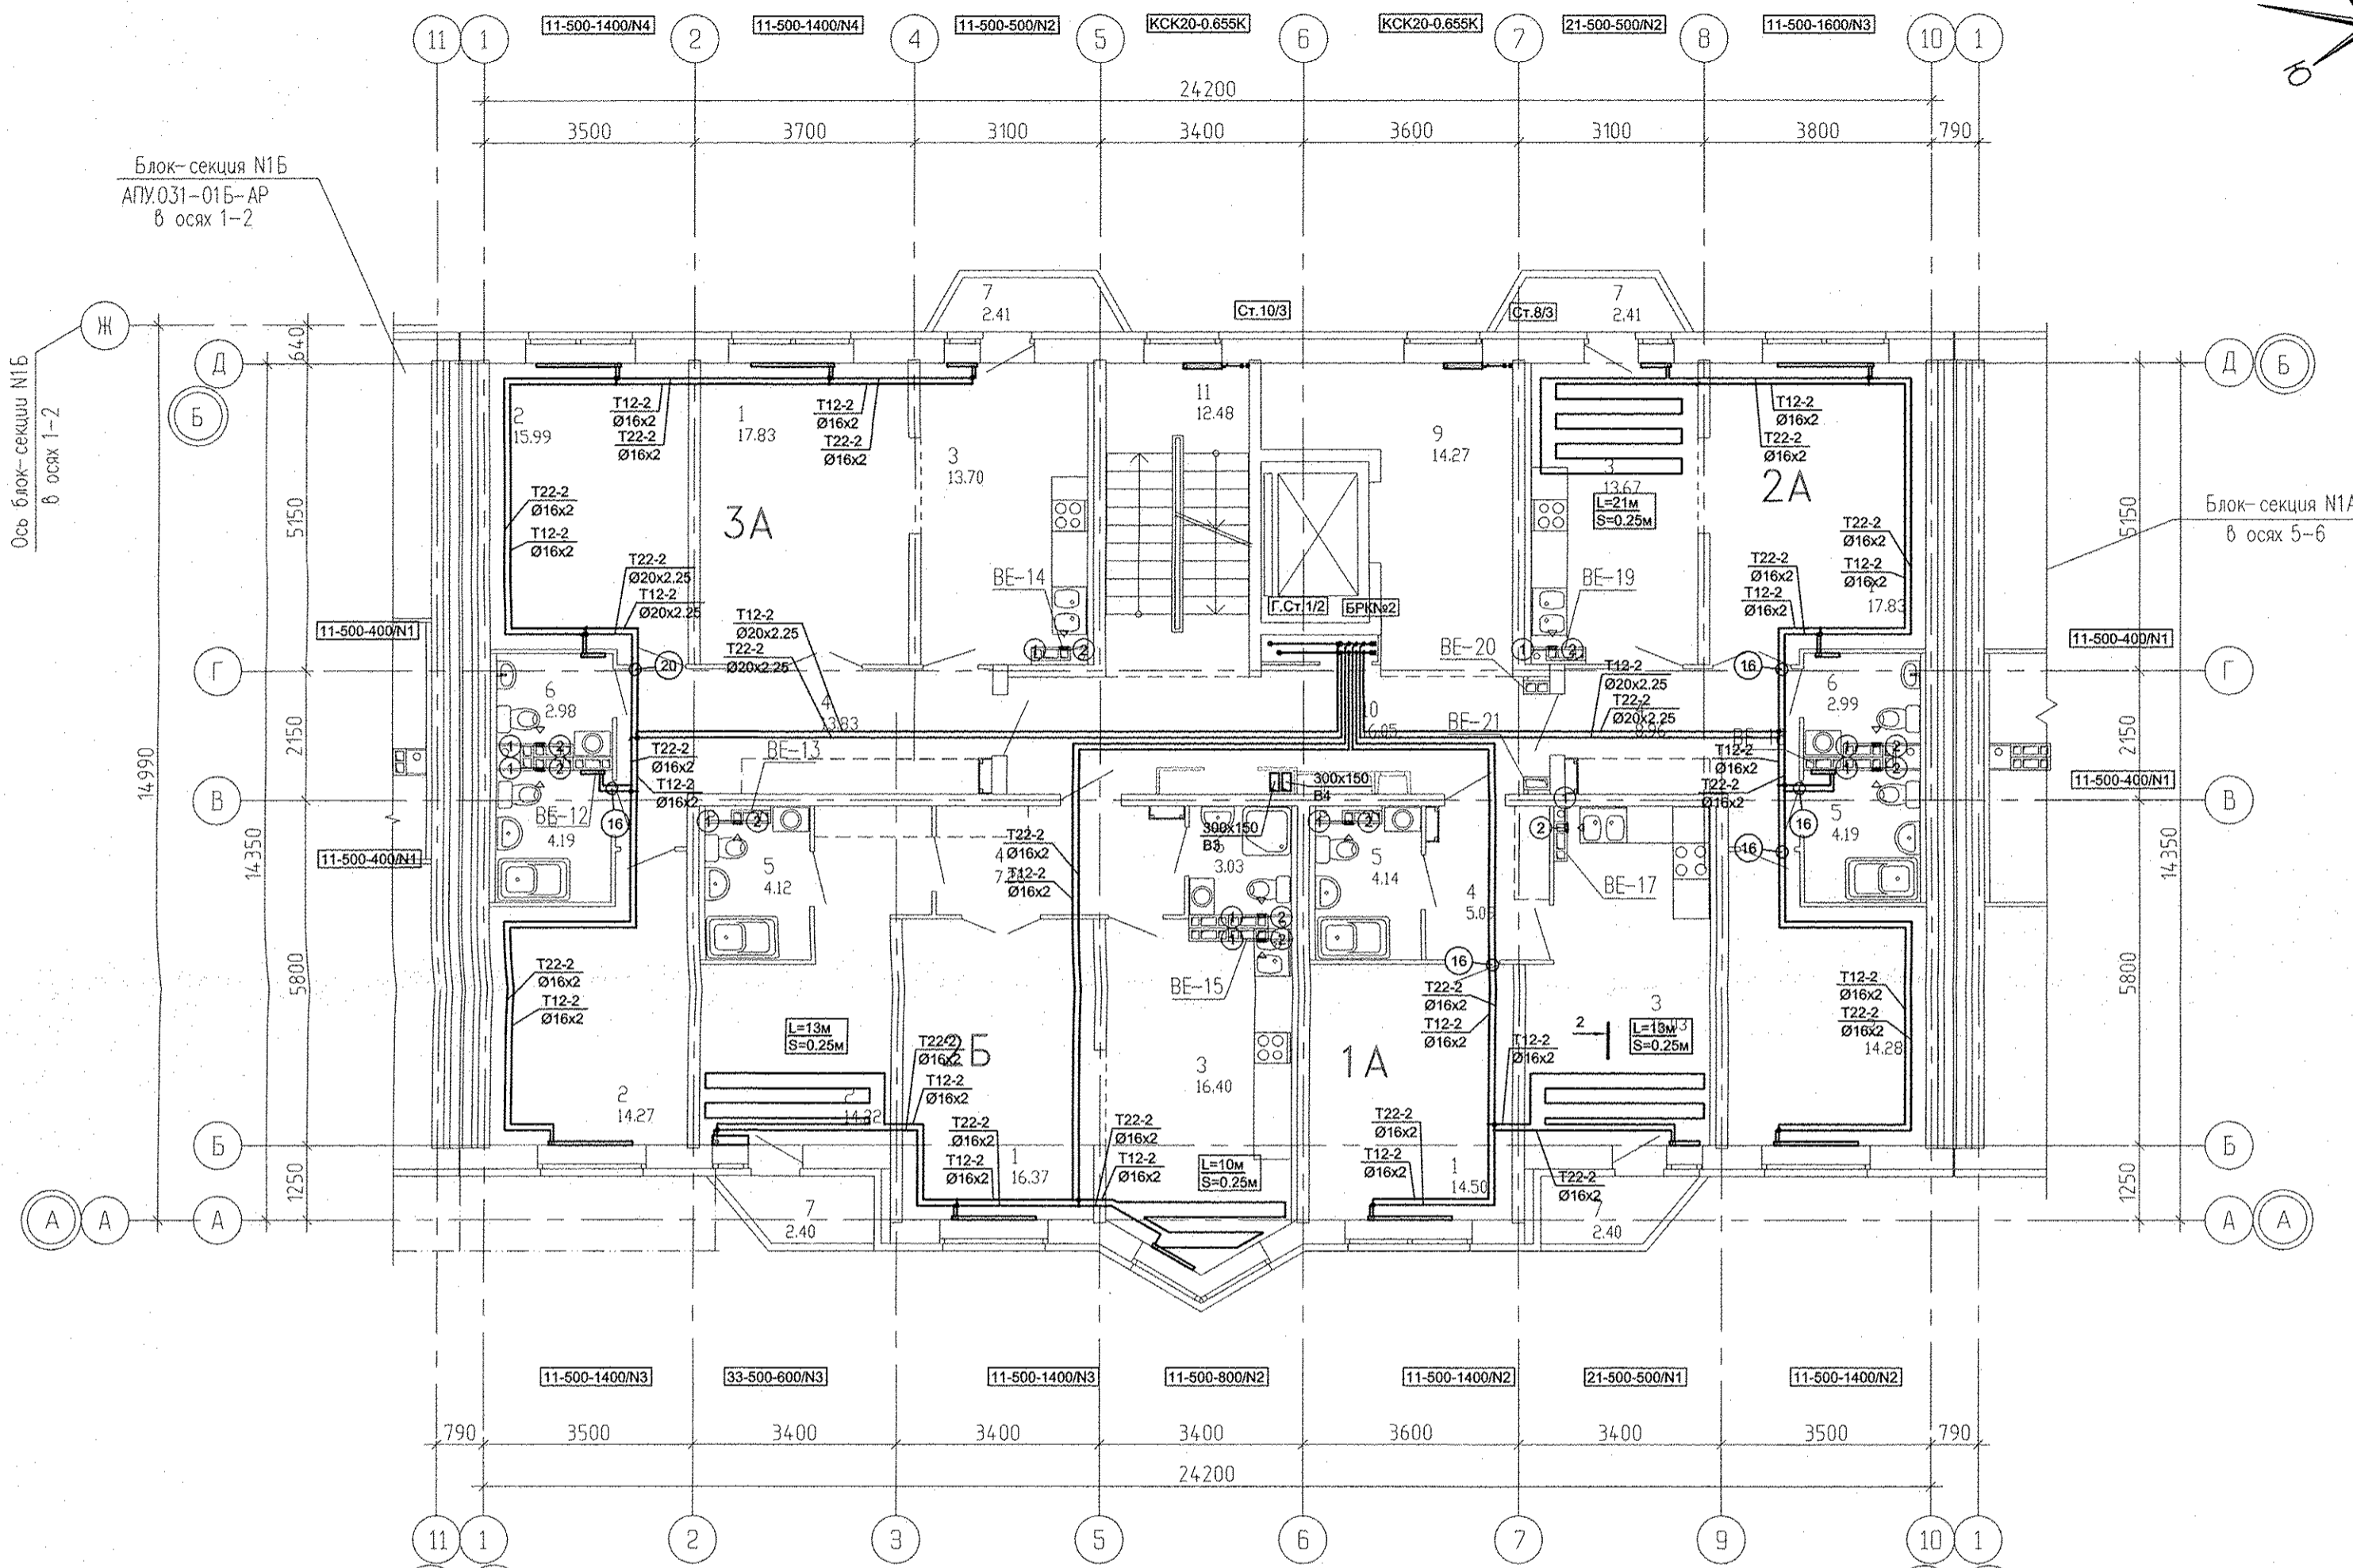

2-2


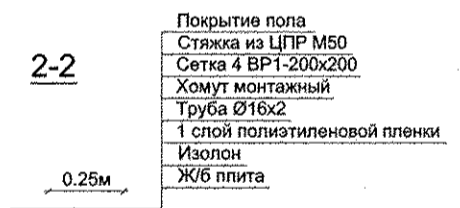


1. Фиксация труб контура теплого пола, выполняется монтажными хомутами к арматурной сетке.
2. Шаг расстановки хомутов - 500мм.
3. В качестве "подложки" используется изолон.

Длина контура  
Шаг укладки контура

- 1 - МВ126С.
- 2 - Тип100Ф.

1. N - Настройка встроенной вентиляционной вставки.
2. От стен, ось трубы на 250мм.

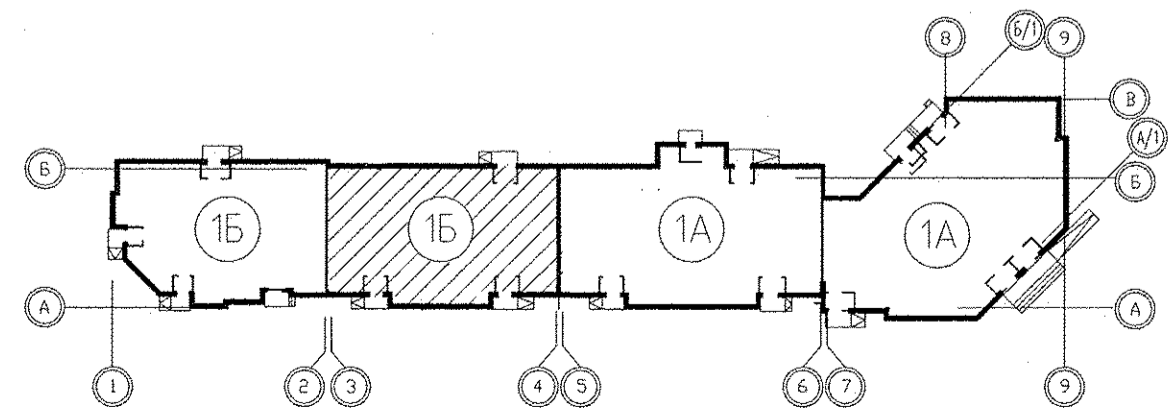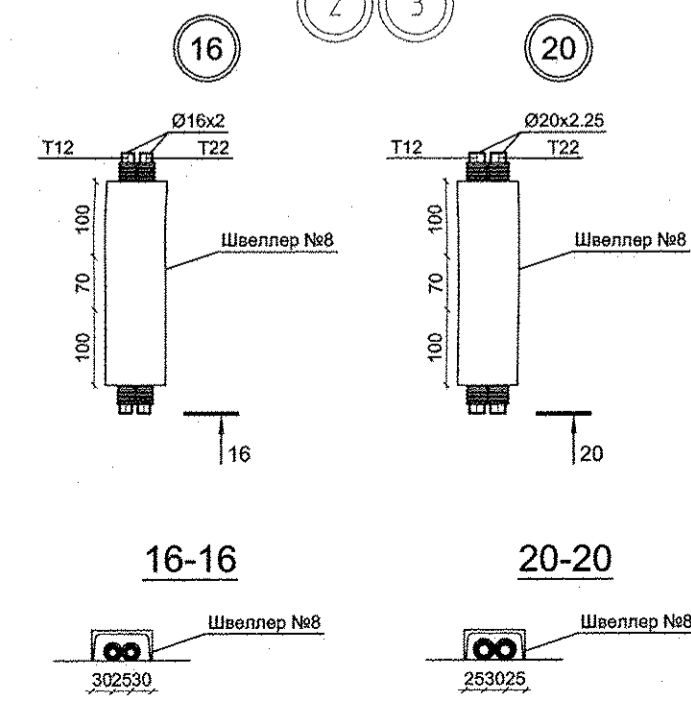

АПУ.031-01Б-ОВ					
Жилой комплекс со встроенными объектами общественного назначения и подземной автостоянкой в квартале улиц Бакинских Комиссаров -Калинина-Уральских рабочих-пер.Сосновый в Орджоникидзевском районе г. Екатеринбурга					
Изм.	Кол.уч.	Лист	№док.	Подпись	Дата
Разработал	Попов			<i>[Signature]</i>	06.16
Проверил	Гущин			<i>[Signature]</i>	06.16
Гл.Спец.	Гущин			<i>[Signature]</i>	06.16
ГАП	Чирков			<i>[Signature]</i>	06.16
Пусковой комплекс 1 Многосекционный жилой дом №1 9-10-этажная блок-секция 1Б				Стадия	Лист
План 2 этажа в осях 3-4				Р	7
ОАО КОРПОРАЦИЯ АТОМСТРОЙКОМПЛЕКС					

Решетникова	06.16
Бодрова	06.16
Сустык	06.16
ВК	06.16
ЭС	06.16
АР	06.16
Взам. инв. №	
Подпись и дата	
Имя № подл.	