


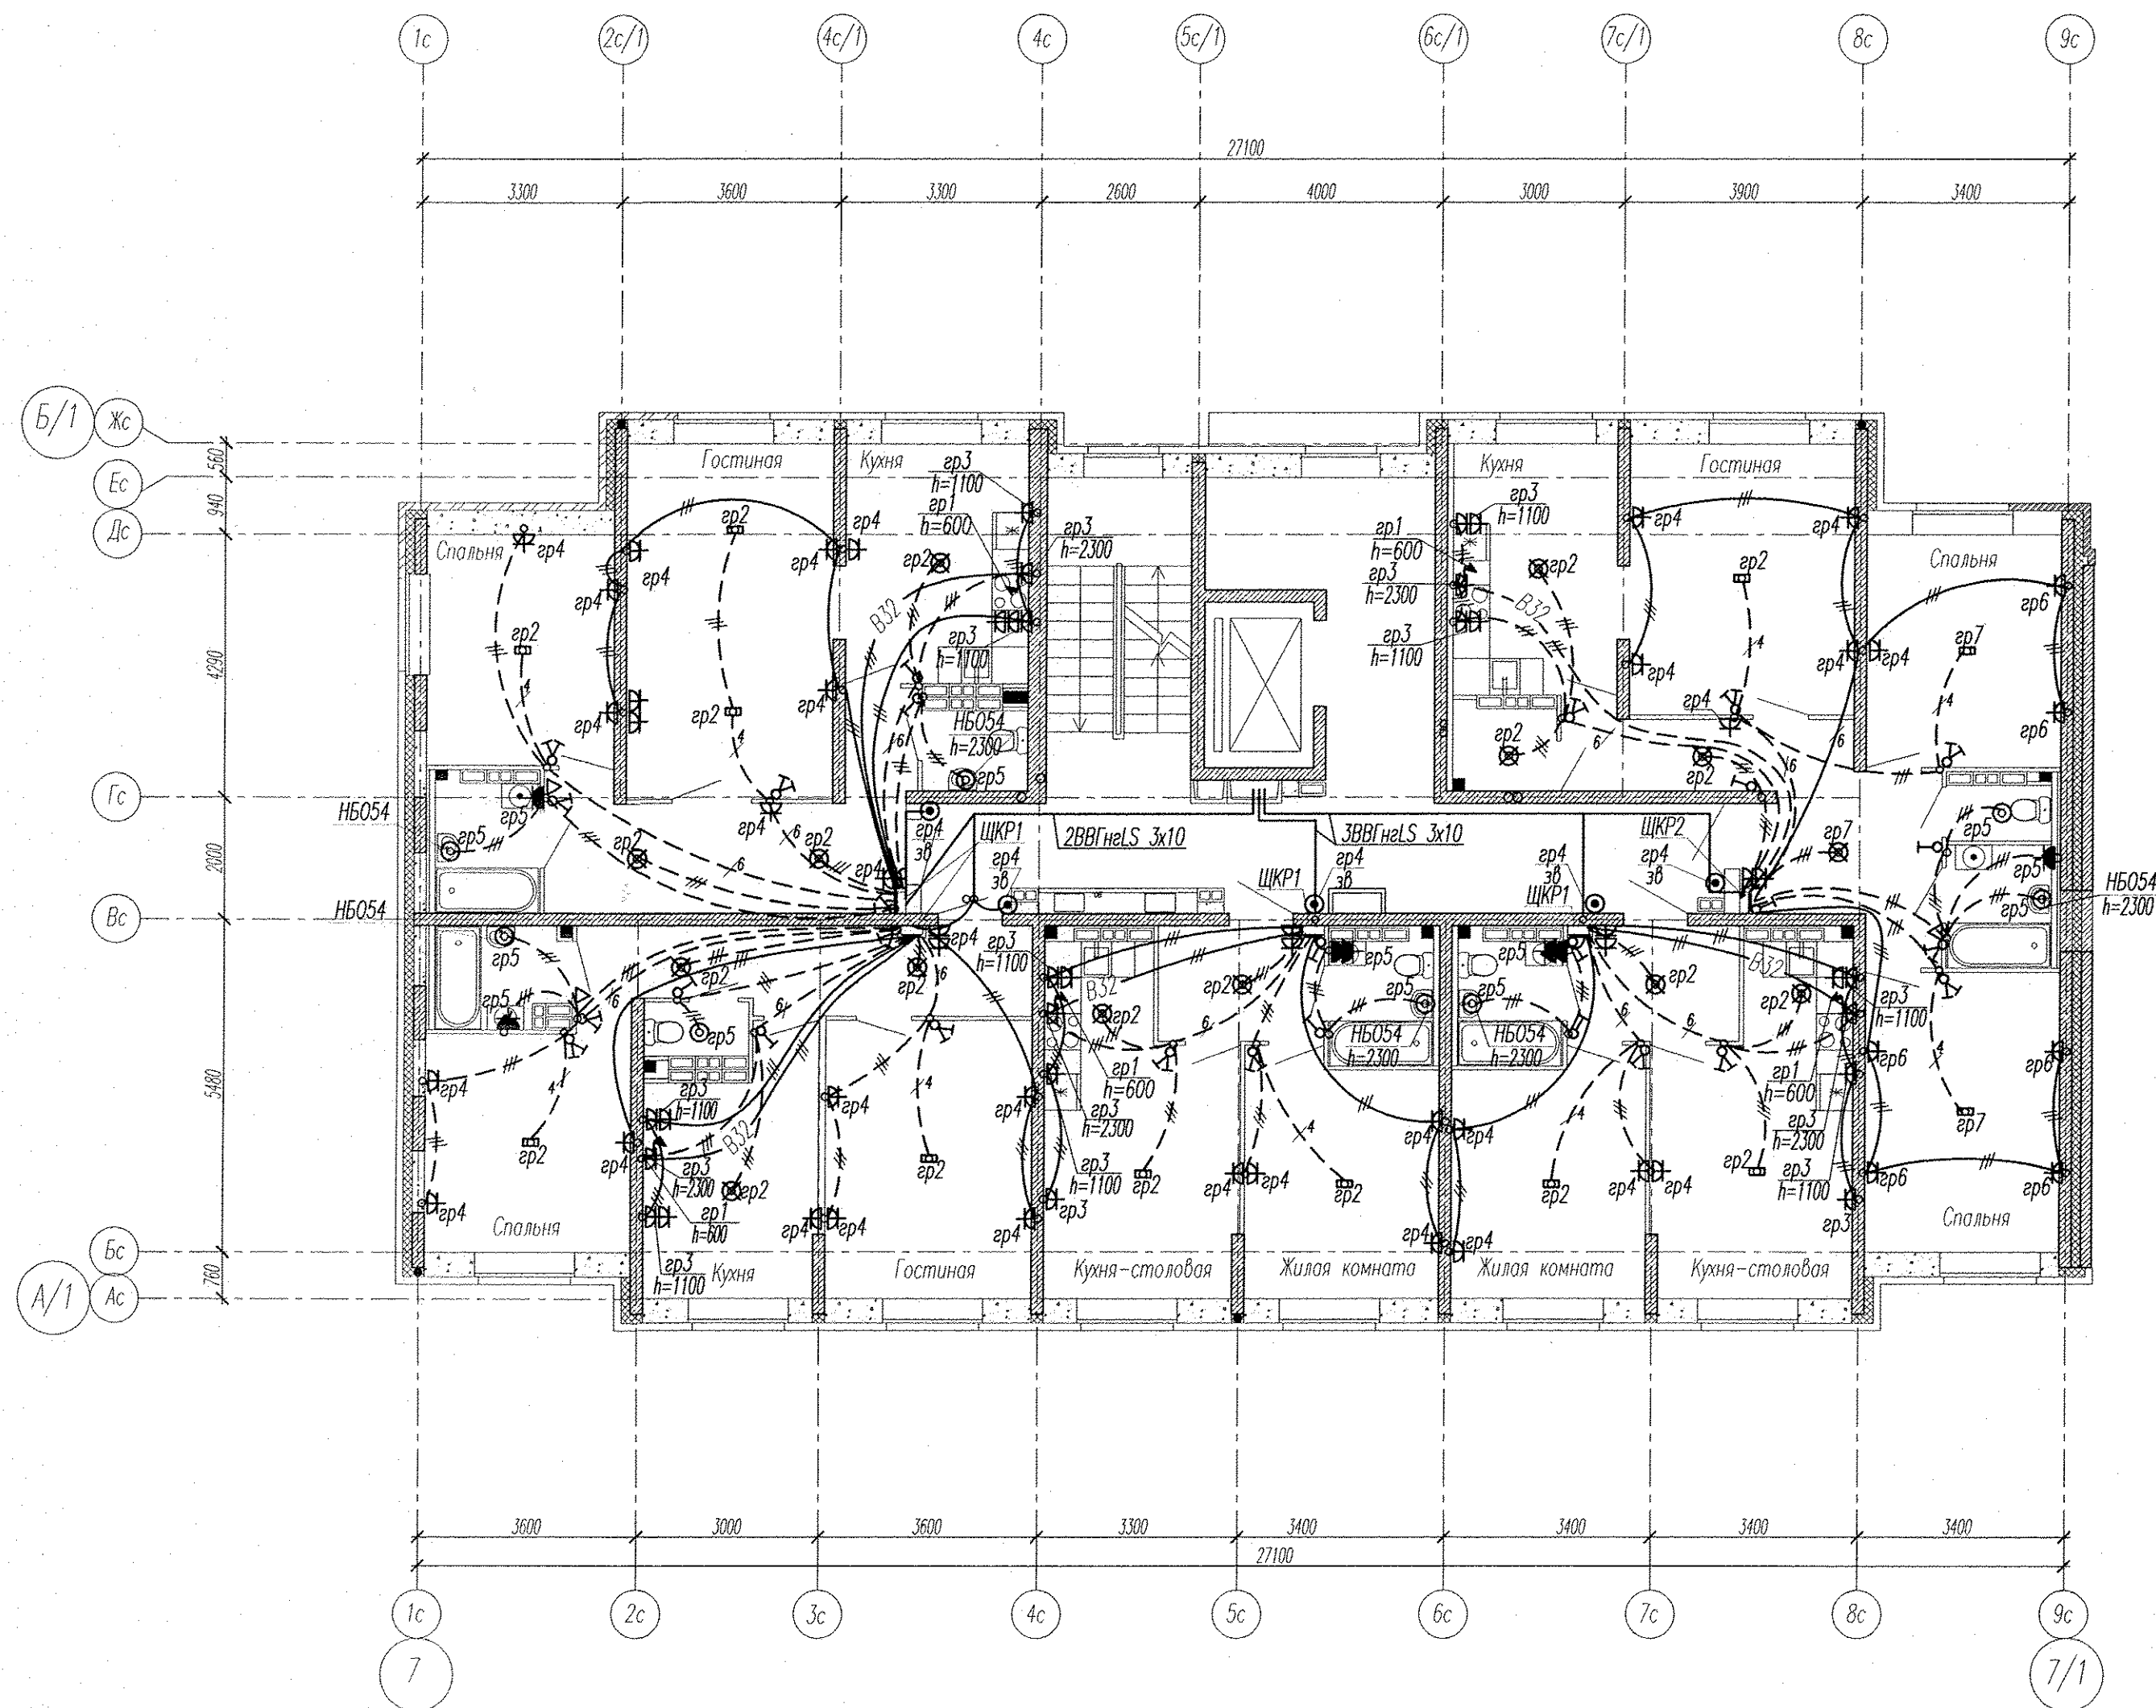

Примечание

Электроснабжение квартир предусматривать от щита этажного до квартирного открыто за подвесным потолком. Питание квартир предусмотрено однофазное кабелем ВВГнг-LS 3х10.

Сети проложить кабелем ПВ в винилпластовых трубах в монолитных конструкциях перекрытий пола и потолка, а также кабелем ВВГнг-LS по перегородкам в штробах под слоем штукатурки.

В квартирах высота установки от уровня чистого пола:

- выключатели — 1100 мм;
- тепловые розетки кухни и сан.узлов — 1000 мм;
- тепловые розетки комнат — 300 мм;
- тепловая розетка для звонка на высоте 200 мм от потолка;

На прикладках квартирных щитов выключатели и розетки установить на одном уровне всех выключателей и розеток квартиры.

						АПУ2-148-1Б.7-02-ЭЛ				
2		зам	160-17		04.17	Жилой дом с нежилыми помещениями общественного назначения, встроенно-пристроенным дошкольным образовательным учреждением, подземной автостоянкой по ул. Тенистой в Верх-Исетском районе г. Екатеринбург				
Изм.	Кол.уч.	Лист	№ док.	Подпись	Дата					
Разраб.	Горбовская		11.16			Жилой дом 2 этап строительства		Стадия	Лист	Листов
Провер.	Гончаренко		11.16			Секция 7		Р	13	
Гл. спец	Гончаренко		11.16			План 2 этажа. Расположение сетей электрооборудования квартир.		ЗАО "Корпорация "Атомстройкомплекс"		
Н.контр.	Кармазина		11.16							
ГИП			11.16							

Копировал

Формат А2