
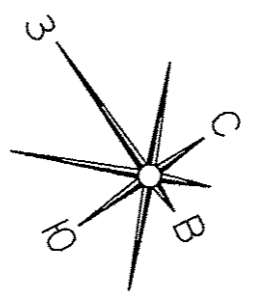


2 3 5 7 9 10 11 1

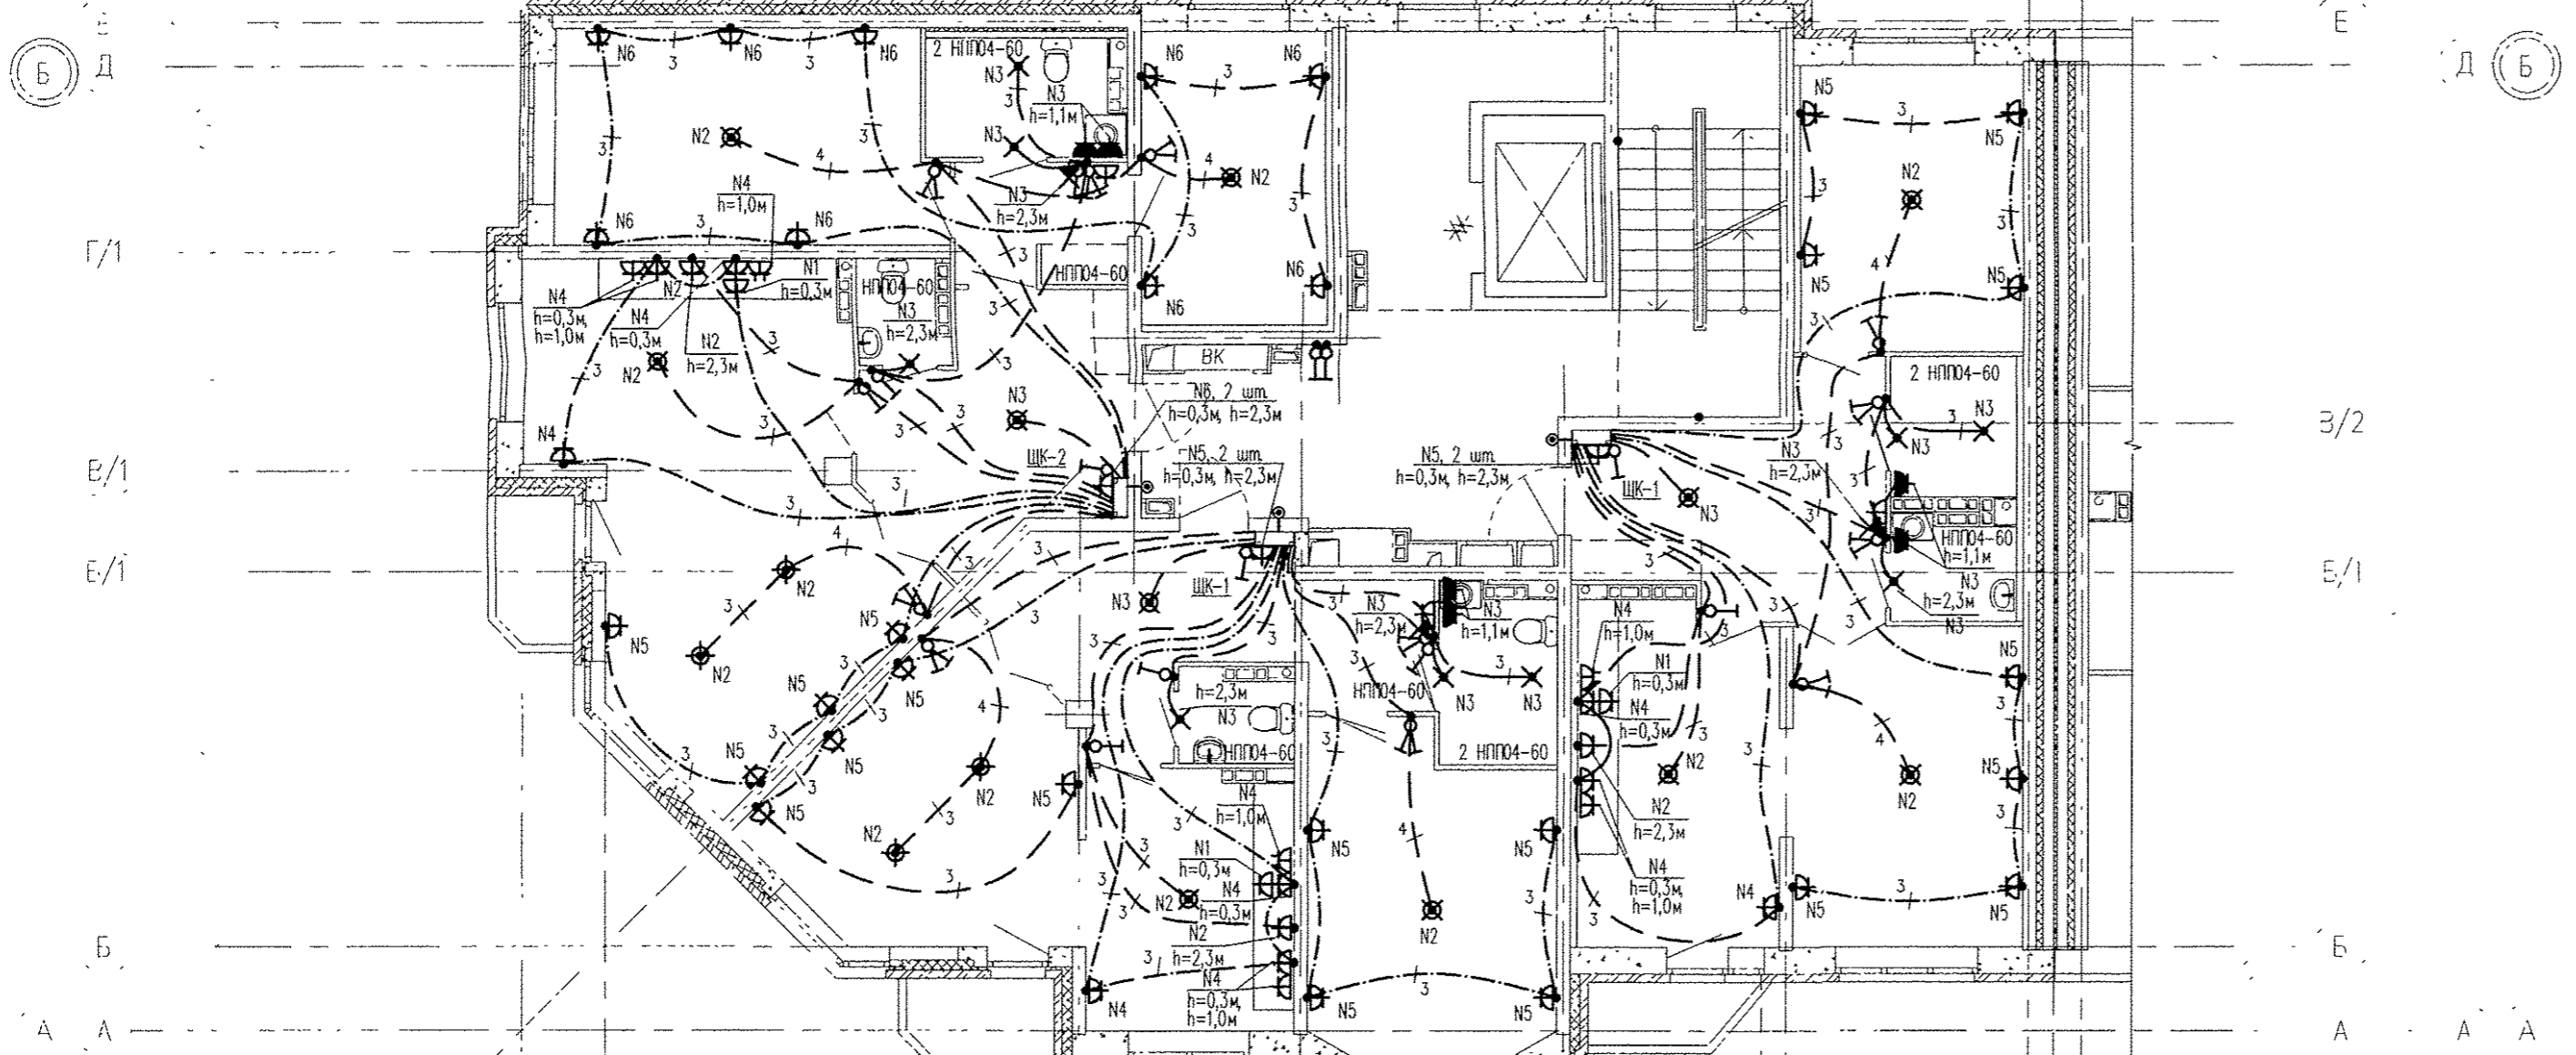


Экспликация помещений

Номер помещения	Наименование	Площадь, м ²	Кст. помещения
Помещения квартир			
1	Гостиная	51,89	
2	Спальная	61,28	
3	Кухня	41,32	
4	Прихожая	36,54	
5	Коридор	8,49	
6	Сан.узел	6,76	
7	Ванная	12,72	
8	Балкон	6,77	
ИТОГО (жилая часть) :		226,15	
Общедомовые помещения			
10	Лестничная клетка	14,63	
11	Лифтовой холл	9,52	
12	Межквартирный коридор	18,76	
ИТОГО (общедомовые помещения) :		42,91	

Примечания:

1. Электроосвещение и кабельные трассы в МОП см. лист 15

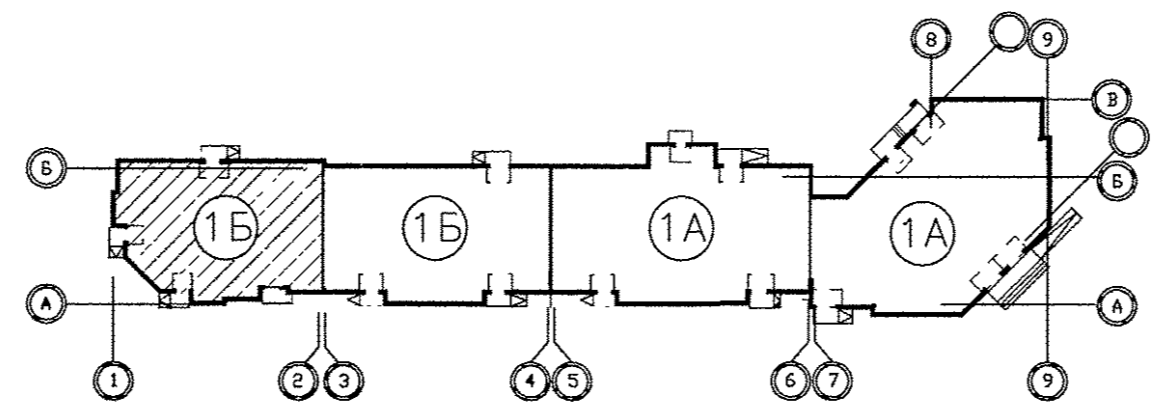

АПУ.031-01Б-ЭЛ												
1	-	Зам.	190-16	<i>Max</i>	07.16	Жилой комплекс со встроенными объектами общественного назначения и подземной автостоянкой в квартале улиц Бакинских Комиссаров-Калинина-Уральских рабочих-пер.Сосновый в Орджоникидзевском районе г. Екатеринбург						
Изм.	Колуч.	Лист	№ док.	Подпись	Дата							
Разраб.	Кокоулин	<i>Max</i>			06.16	Пусковой комплекс 1. Многосекционный жилой дом N 1. 9-10-этажная блок-секция 1Б						
Проверил	Бунтури	<i>С.П.</i>			06.16							
Глав. спец.	Богрова	<i>Тер</i>			06.16							
ГАП	Чирков				06.16							
План 3, 5 этажа в осях 1-2. Расположение электрических сетей.						<table border="1"> <tr> <td>Стадия</td> <td>Лист</td> <td>Листов</td> </tr> <tr> <td>Р</td> <td>12</td> <td></td> </tr> </table>	Стадия	Лист	Листов	Р	12	
Стадия	Лист	Листов										
Р	12											
ЗАО КОРПОРАЦИЯ АТОМСТРОЙКОМПЛЕКС						Формат А2						

СОГЛАСОВАНО	06.16	ОВ	Г.Щен
СОГЛАСОВАНО	06.16	ОВ	06.16
Решетникова	Чухлик	Сыслык	
ВК	СС	АФ	
Взят инвент.			
Подпись и дата			
Имя и подл.			