


Экспликация помещений
в осях 7-9

Номер помещения	Наименование	Площадь, м ²	Кат. помещения
<u>Помещения квартир</u>			
1	Гостиная	107,54	
2	Спальная	42,82	
3	Кухня	71,14	
4	Прихожая	45,27	
5	Коридор	10,60	
6	Сан.узел	7,57	
7	Ванная	24,73	
8	Балкон	12,91	
ИТОГО (жилая часть):		322,58	
<u>Общедомовые помещения</u>			
10	Лифтовой холл	15,27	
11	Межквартирный коридор	33,37	
12	Незадымляемая лестн. клетка	15,37	
ИТОГО (общедомовые помещения):		64,01	

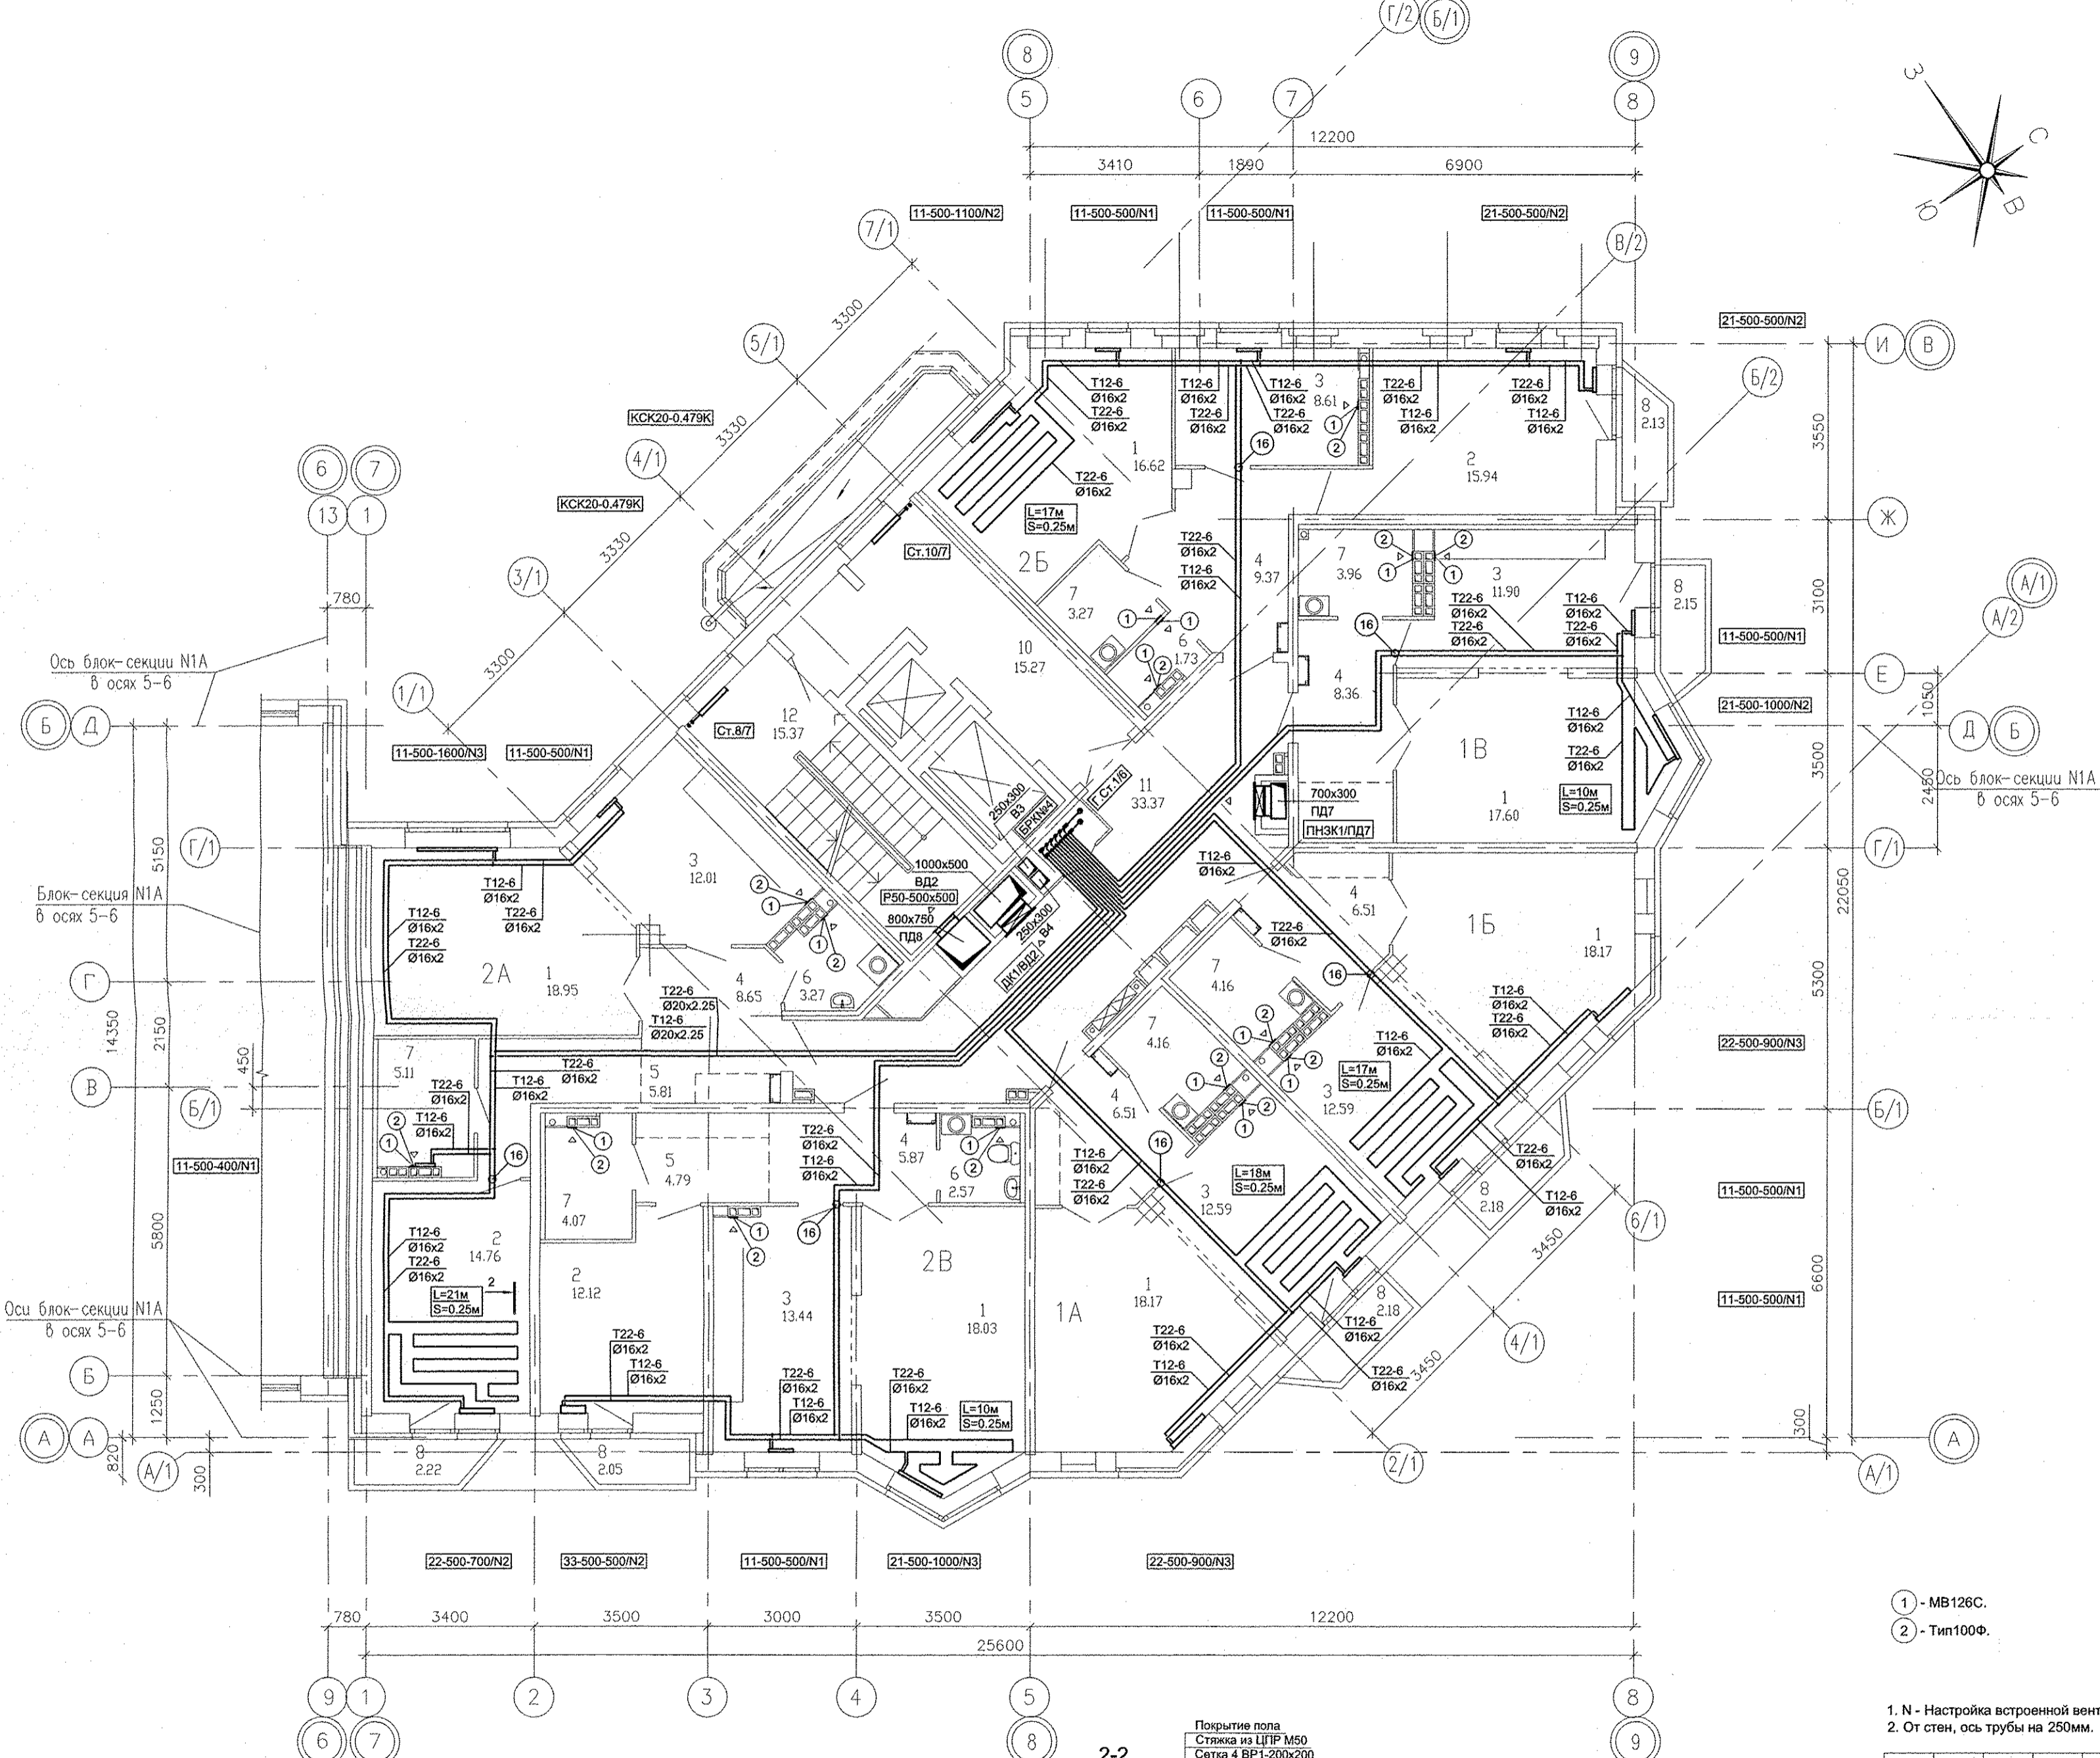

- 1 - MB126C.
- 2 - Тип100Ф.


1. N - Настройка встроенной вентиляционной вставки.
2. От стен, ось трубы на 250мм.

2-2


Покрывтие пола
Стяжка из ЦИП М50
Сетка 4 ВР1-200х200
Хомут монтажный
Труба Ø16х2
1 слой лентилеиновой пленки
Изолон
Ж/Б плита

1. Фиксация труб контура тёплого пола, выполняется монтажными хомутами к арматурной сетке.
2. Шаг расстановки хомутов - 500мм.
3. В качестве "подложки" используется изолон.

Длина контура L=21м
Шаг укладки контура S=0,25м

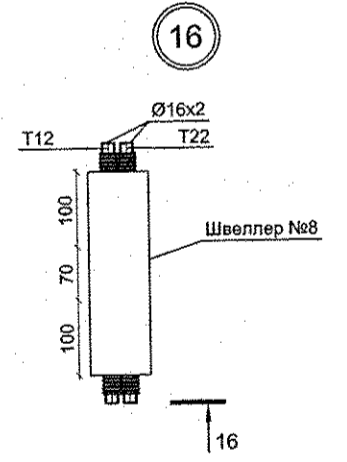

16-16

 

АПУ.031-01А-ОВ					
Жилой комплекс со встроенными объектами общественного назначения и подземной автостоянкой в квартале улиц Бакинских Комиссаров -Калинина-Уральских рабочих-пер.Сосновый в Орджоникидзевском районе г. Екатеринбург					
Изм.	Кол.уч.	Лист	Издок.	Подпись	Дата
Разработал	Попов			<i>[Signature]</i>	05.16
Проверил	Гущин			<i>[Signature]</i>	05.16
Гл.Спец.	Гущин			<i>[Signature]</i>	05.16
ГАП	Чирков			<i>[Signature]</i>	05.16
Пусковой комплекс 1 Многосекционный жилой дом №1 11-14-этажная блок-секция 1А					
План 2 этажа в осях 7-9					
Стадия	Лист	Листов			
Р	7				
ЗАОКОРПОРАЦИЯ АТОМСТРОЙКОМПЛЕКС					

Имя, № подл.	Подпись и дата	Взам. инв. №	05.16
Решетникова	<i>[Signature]</i>	Борова	05.16
Сулук	<i>[Signature]</i>	Сулук	05.16
БК	ЭС	АР	